

DOCUMENTO 4

PLANOS

ÍNDICE DOCUMENTO 4

1. SITUACIÓN Y EMPLAZAMIENTO.....	243101 P CA2 22 001
2. IMPLANTACIÓN GENERAL.....	243101 P CA2 22 002
3. PLANTA GENERAL.....	243101 P CA2 22 003
4. RELACIÓN DE BIENES Y DERECHOS	243101 P CA2 22 004
5. LÍNEA DE CONEXIÓN 15 KV	243101 P CA2 22 005
6. LÍNEA DE CONEXIÓN 15 KV. RBDA.....	243101 P CA2 22 006
7. LÍNEA DE CONEXIÓN 15 KV. GEOMETRÍA BÁSICA DE APOYOS.....	243101 P CA2 22 007
8. LÍNEA DE CONEXIÓN 15 KV. ZANJA TIPO	243101 P CA2 22 008
9. LÍNEA DE CONEXIÓN 15 Kv. CIMENTACIONES	243101 P CA2 22 009
10. LÍNEA DE CONEXIÓN 15 Kv. CADENAS	243101 P CA2 22 010
11. RED DE TIERRAS.....	243101 P CA2 F1 001
12. DETALLE DE CERRAMIENTO EXTERIOR.....	243101 P CA2 L5 001
13. ESQUEMA UNIFILAR GENERAL.....	243101 P CA2 51 001



SITUACIÓN
PARQUE DE BATERÍAS
BESS SON CANALS 2

SITUACIÓN
PARQUE DE BATERÍAS
BESS SON CANALS 2


SITUACIÓN
ESCALA 1:25.000



EMPLAZAMIENTO
PARQUE DE BATERÍAS
BESS SON CANALS 2


EMPLAZAMIENTO
ESCALA 1:5.000

0.1	ACTUALIZACIÓN PARCELA		25.09.2025	R.F.A.	
0.0	REVISIÓN INICIAL		06.03.2025	L.A.N.	
EDICIÓN		MODIFICACION	FECHA	FIRMA	
	Fecha	Firma	 		
Proyectado	06.03.2025	L.A.N.			
Dibujado	06.03.2025	D.Q.S.			
Aprobado	06.03.2025	L.A.N.			
PARQUE DE BATERÍAS BESS SON CANALS 2			Nº PLANO: 243101 P CA2 22 001		
SITUACIÓN Y EMPLAZAMIENTO					
		HOJA:	-	SIGUE:	-
		ESCALA	S/E		

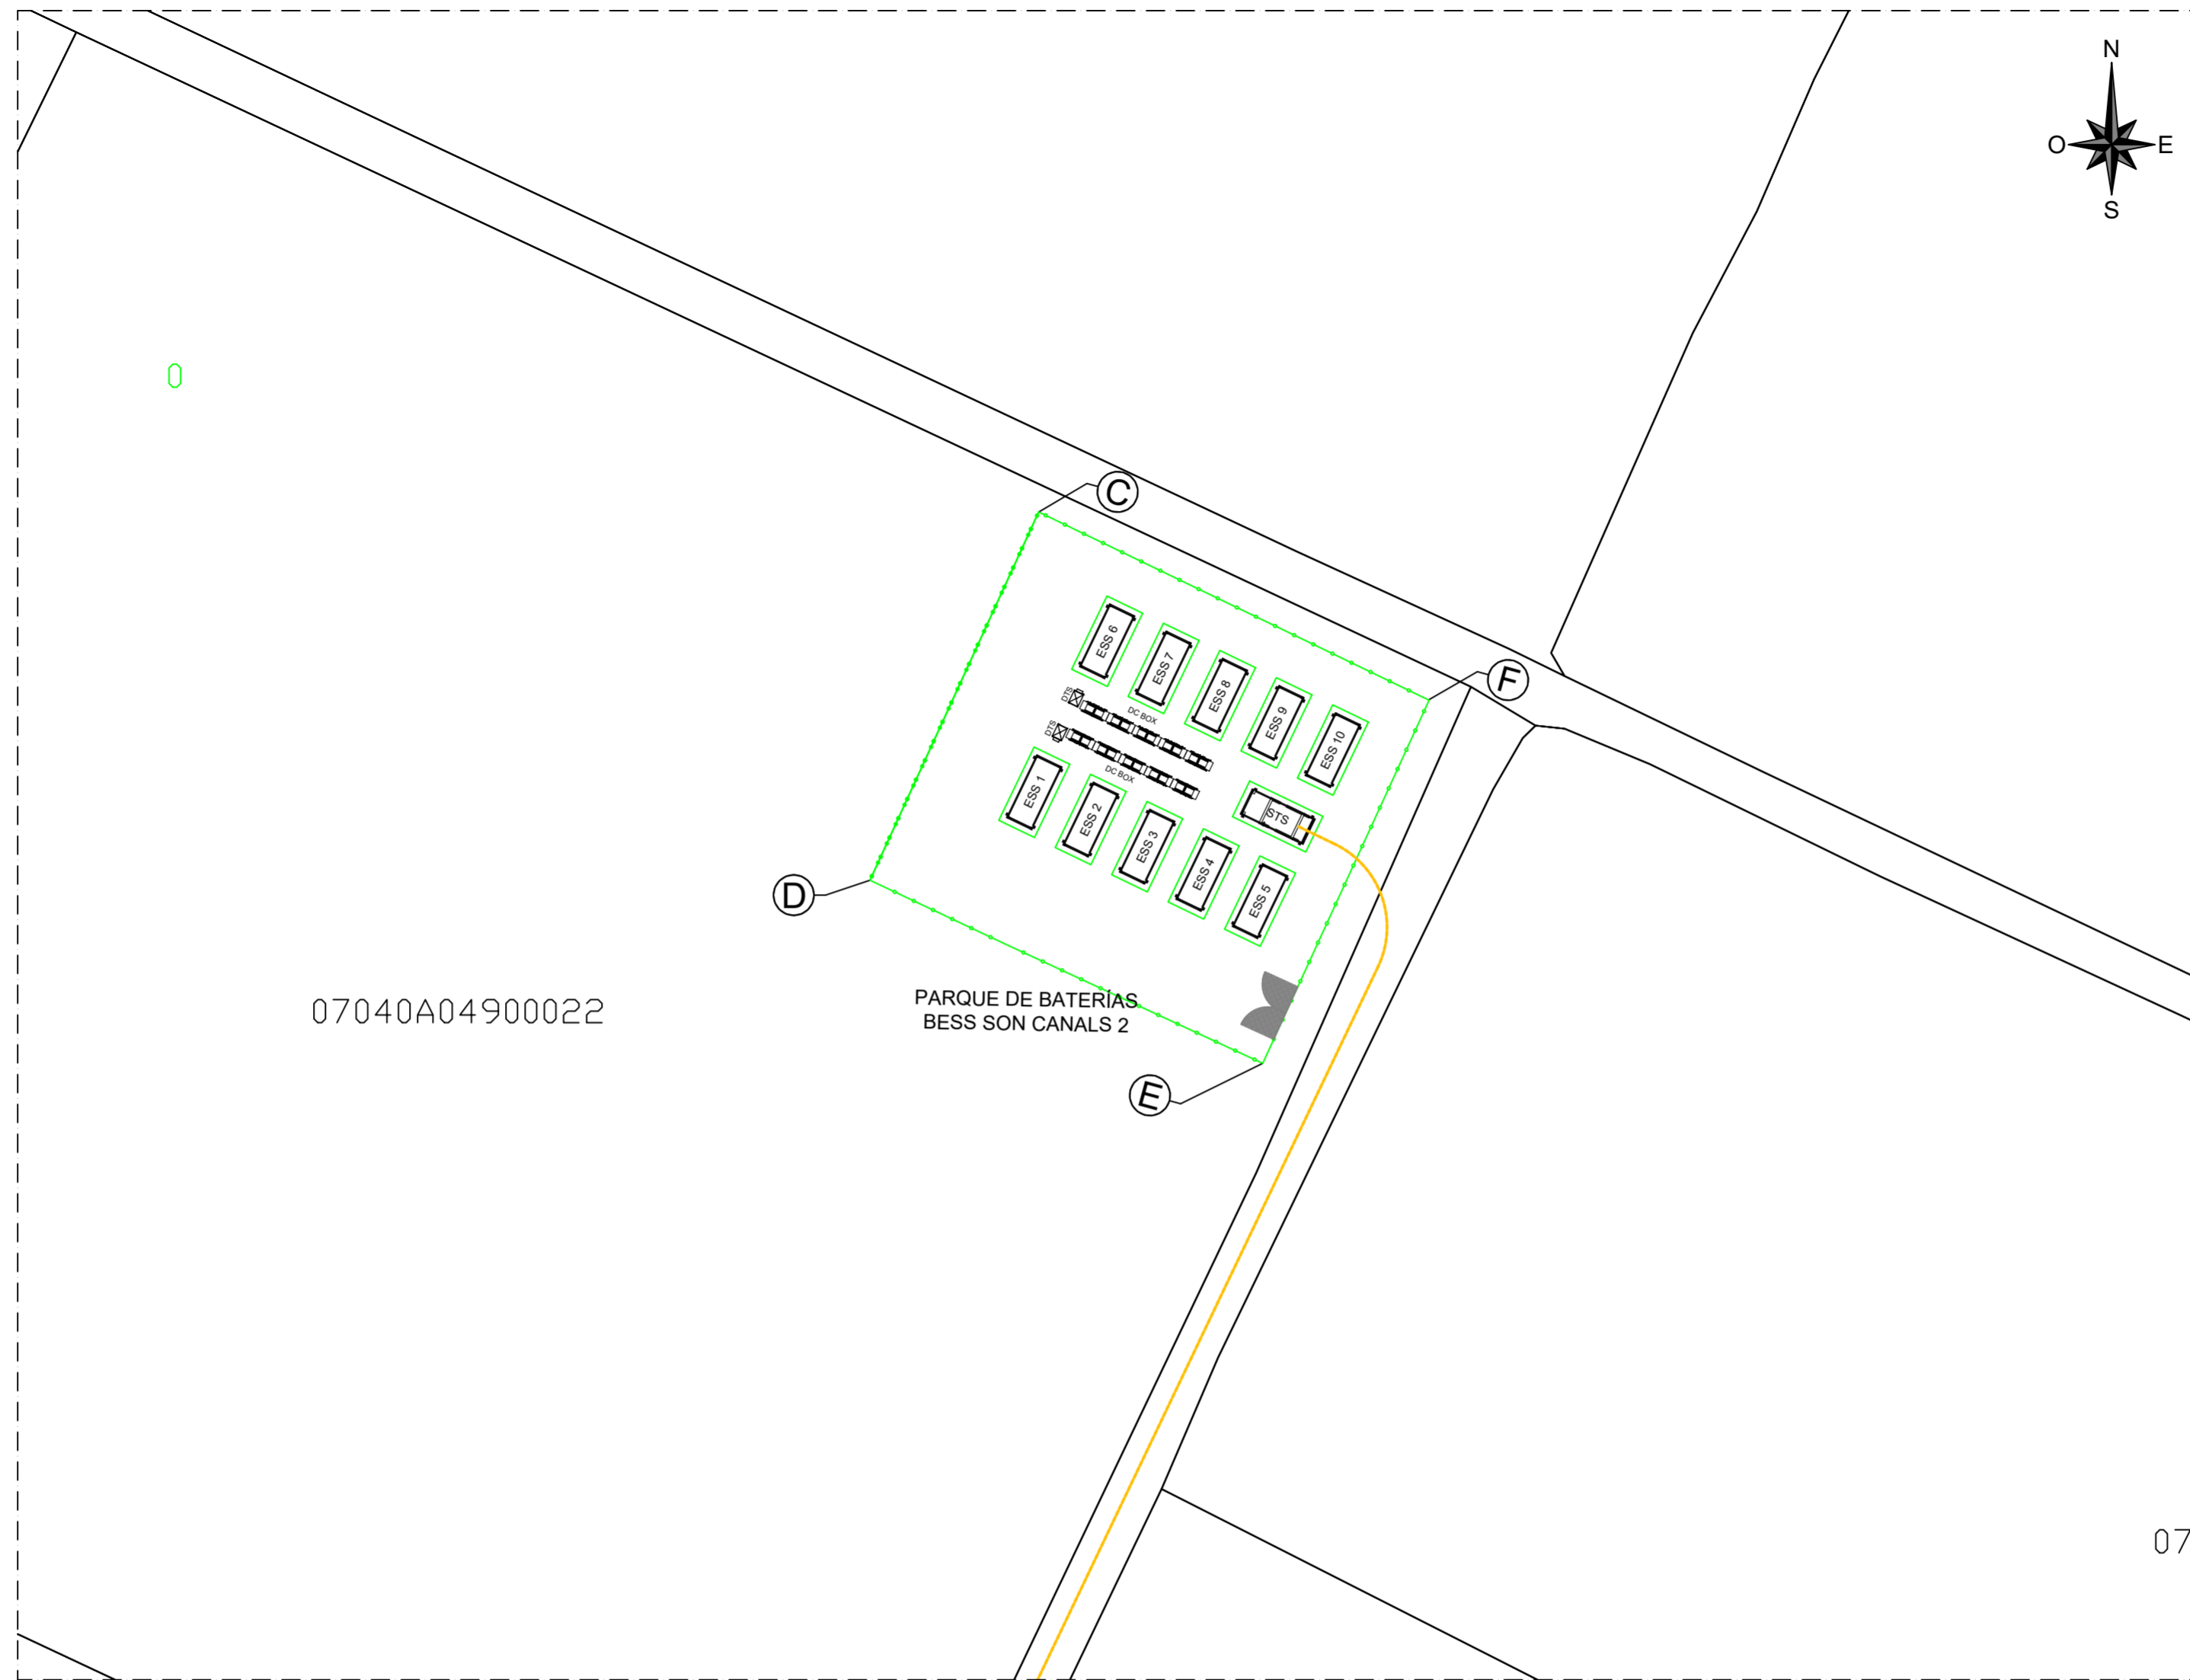


COORDENADAS CIERRE PARQUE BATERIAS COORDENADAS ETRS UTM H31			
	X	Y	Z
E	479734.29	4377881.72	--
F	479748.73	4377913.25	--
C	479714.85	4377929.58	--
D	479700.20	4377897.61	--

0.1	ACTUALIZACIÓN PARCELA		25.09.2025	R.F.A.
0.0	REVISION INICIAL		06.03.2025	L.A.N.
EDICION	MODIFICACION		FECHA	FIRMA
Proyectado	Fecha	Firma		
Dibujado	06.03.2025	D.Q.S.		
Aprobado	06.03.2025	L.A.N.		
PARQUE DE BATERÍAS BESS SON CANALS 2			Nº PLANO: 243101 P CA2 22 002	
IMPLANTACIÓN GENERAL				
			HOJA: -	SIGUE: -
			ESCALA	1:500

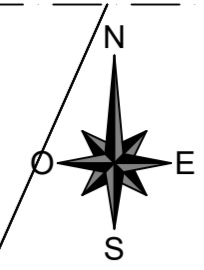

0.0		REVISION INICIAL		06.03.2025	L.A.N.
EDICION	MODIFICACION			FECHA	FIRMA
Proyectado	Fecha	Firma	 		
Dibujado	06.03.2025	D.Q.S.			
Aprobado	06.03.2025	L.A.N.			
PARQUE DE BATERÍAS BESS SON CANALS 2				Nº PLANO: 243101 P CA2 22 003	
PLANTA GENERAL					
HOJA:		-	SIGUE:		-
ESCALA:		1:200			

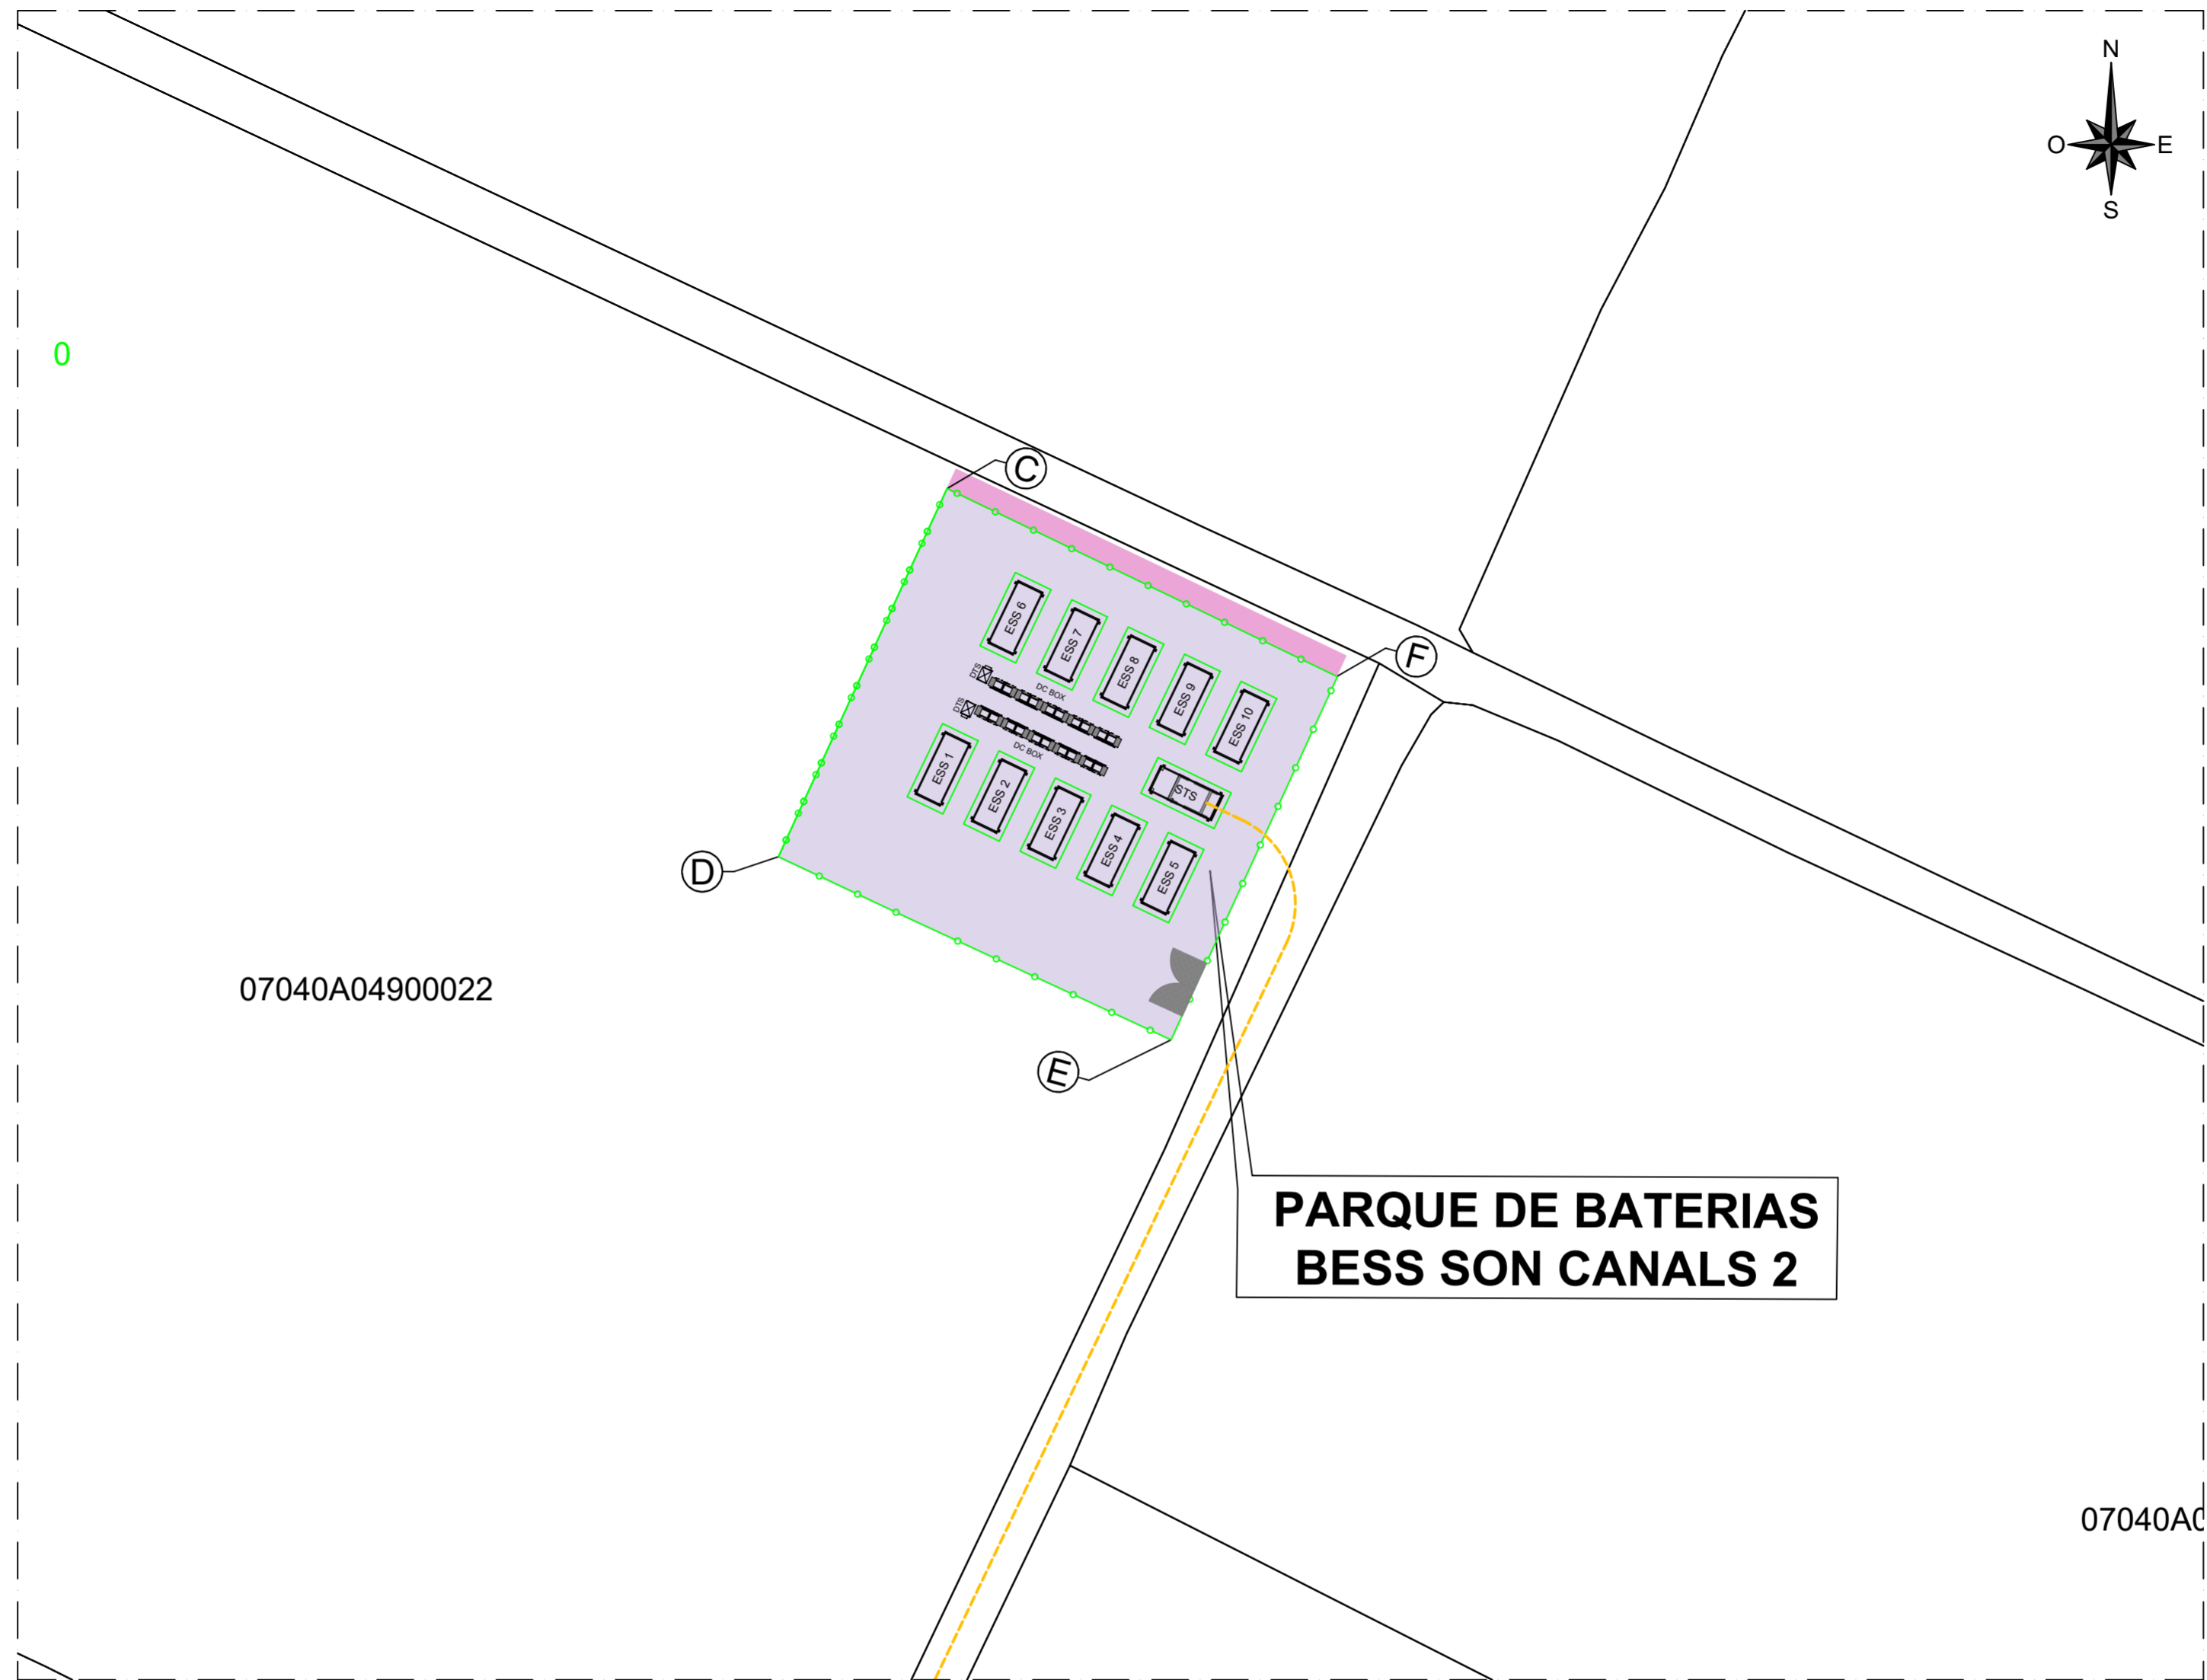

07040A04900022

07040AC

**PARQUE DE BATERIAS
BESS SON CANALS 2**



Nº orden	Calle/Dirección	C.P.	Ref. Catastral	Superficie Parcela (m2)	Uso	Ocupación permanente (m2)	Ocupación temporal (m2)
1	-	07199	07040A049000220000RO	17.388	Suelo Agrario	1310	75

LEYENDA	
	SUPERFICIE OCUPACIÓN PERMANENTE
	SUPERFICIE OCUPACIÓN TEMPORAL


EDICION	Fecha	Firma	MODIFICACION	FECHA	FIRMA
0.1			ACTUALIZACIÓN PARCELA	25.09.2025	R.F.A.
0.0			REVISION INICIAL	06.03.2025	L.A.N.
Proyectado	06.03.2025	L.A.N.			
Dibujado	06.03.2025	D.Q.S.			
Aprobado	06.03.2025	L.A.N.			


PARQUE DE BATERÍAS BESS SON CANALS 2	Nº PLANO: 243101 P CA2 22 004
RELACIÓN DE BIENES Y DERECHOS	
HOJA: -	SIGUE: -
ESCALA	1:500



LEYENDA	
	PARQUE DE BATERÍAS BESS SON CANALS
	LSMT 15 kv PROYECTADA


EDICION	Fecha	Firma	MODIFICACION	FECHA	FIRMA
0.1			ACTUALIZACIÓN PARCELA	25.09.2025	R.F.A.
0.0			REVISIÓN INICIAL	06.03.2025	L.A.N.
Proyectado	06.03.2025	L.A.N.			
Dibujado	06.03.2025	D.Q.S.			
Aprobado	06.03.2025	L.A.N.			







PARQUE DE BATERÍAS BESS SON CANALS 2 LÍNEA DE CONEXIÓN 15 kv	Nº PLANO: 243101 P CA2 22 005
HOJA: 01 SIGUE: 02 ESCALA: 1:1000	



LEYENDA	
	PARQUE DE BATERÍAS BESS SON CANALS
	LSMT 15 kV PROYECTADA



EDICIÓN		MODIFICACIÓN		FECHA	FIRMA
0.1	ACTUALIZACIÓN PARCELA			25.09.2025	R.F.A.
0.0	REVISIÓN INICIAL			06.03.2025	L.A.N.
Proyectado	06.03.2025	L.A.N.			
Dibujado	06.03.2025	D.Q.S.			
Aprobado	06.03.2025	L.A.N.			






PARQUE DE BATERÍAS BESS SON CANALS 2	Nº PLANO: 243101 P CA2 22 005
LÍNEA DE CONEXIÓN 15 kV	
HOJA: 02	SIGUE: 03
ESCALA: 1:1000	




LEYENDA	
	PARQUE DE BATERÍAS BESS SON CANALS
	LSMT 15 kV PROYECTADA

EDICION	FECHA	FIRMA	MODIFICACION	FECHA	FIRMA
0.1	25.09.2025		ACTUALIZACIÓN PARCELA	25.09.2025	R.F.A.
0.0	06.03.2025		REVISIÓN INICIAL	06.03.2025	L.A.N.
Proyectado	06.03.2025	L.A.N.			
Dibujado	06.03.2025	D.Q.S.			
Aprobado	06.03.2025	L.A.N.			



Metlen
Energy & Metals



Isastur
Ingeniería

PARQUE DE BATERÍAS BESS SON CANALS 2 LÍNEA DE CONEXIÓN 15 kV	Nº PLANO: 243101 P CA2 22 005
HOJA: 03 SIGUE: 04 ESCALA: 1:1000	





LEYENDA	
	PARQUE DE BATERÍAS BESS SON CANALS
	LSMT 15 kV PROYECTADA


0.1	ACTUALIZACIÓN PARCELA	25.09.2025	R.F.A.
0.0	REVISIÓN INICIAL	06.03.2025	L.A.N.
EDICIÓN	MODIFICACION	FECHA	FIRMA
Proyectado	Fecha Firma		
Dibujado	06.03.2025 L.A.N.		
Aprobado	06.03.2025 D.Q.S.		
	06.03.2025 L.A.N.		
PARQUE DE BATERÍAS BESS SON CANALS 2 LÍNEA DE CONEXIÓN 15 kV		Nº PLANO: 243101 P CA2 22 005	
		HOJA: 04	SIGUE: 05
		ESCALA: 1:1000	






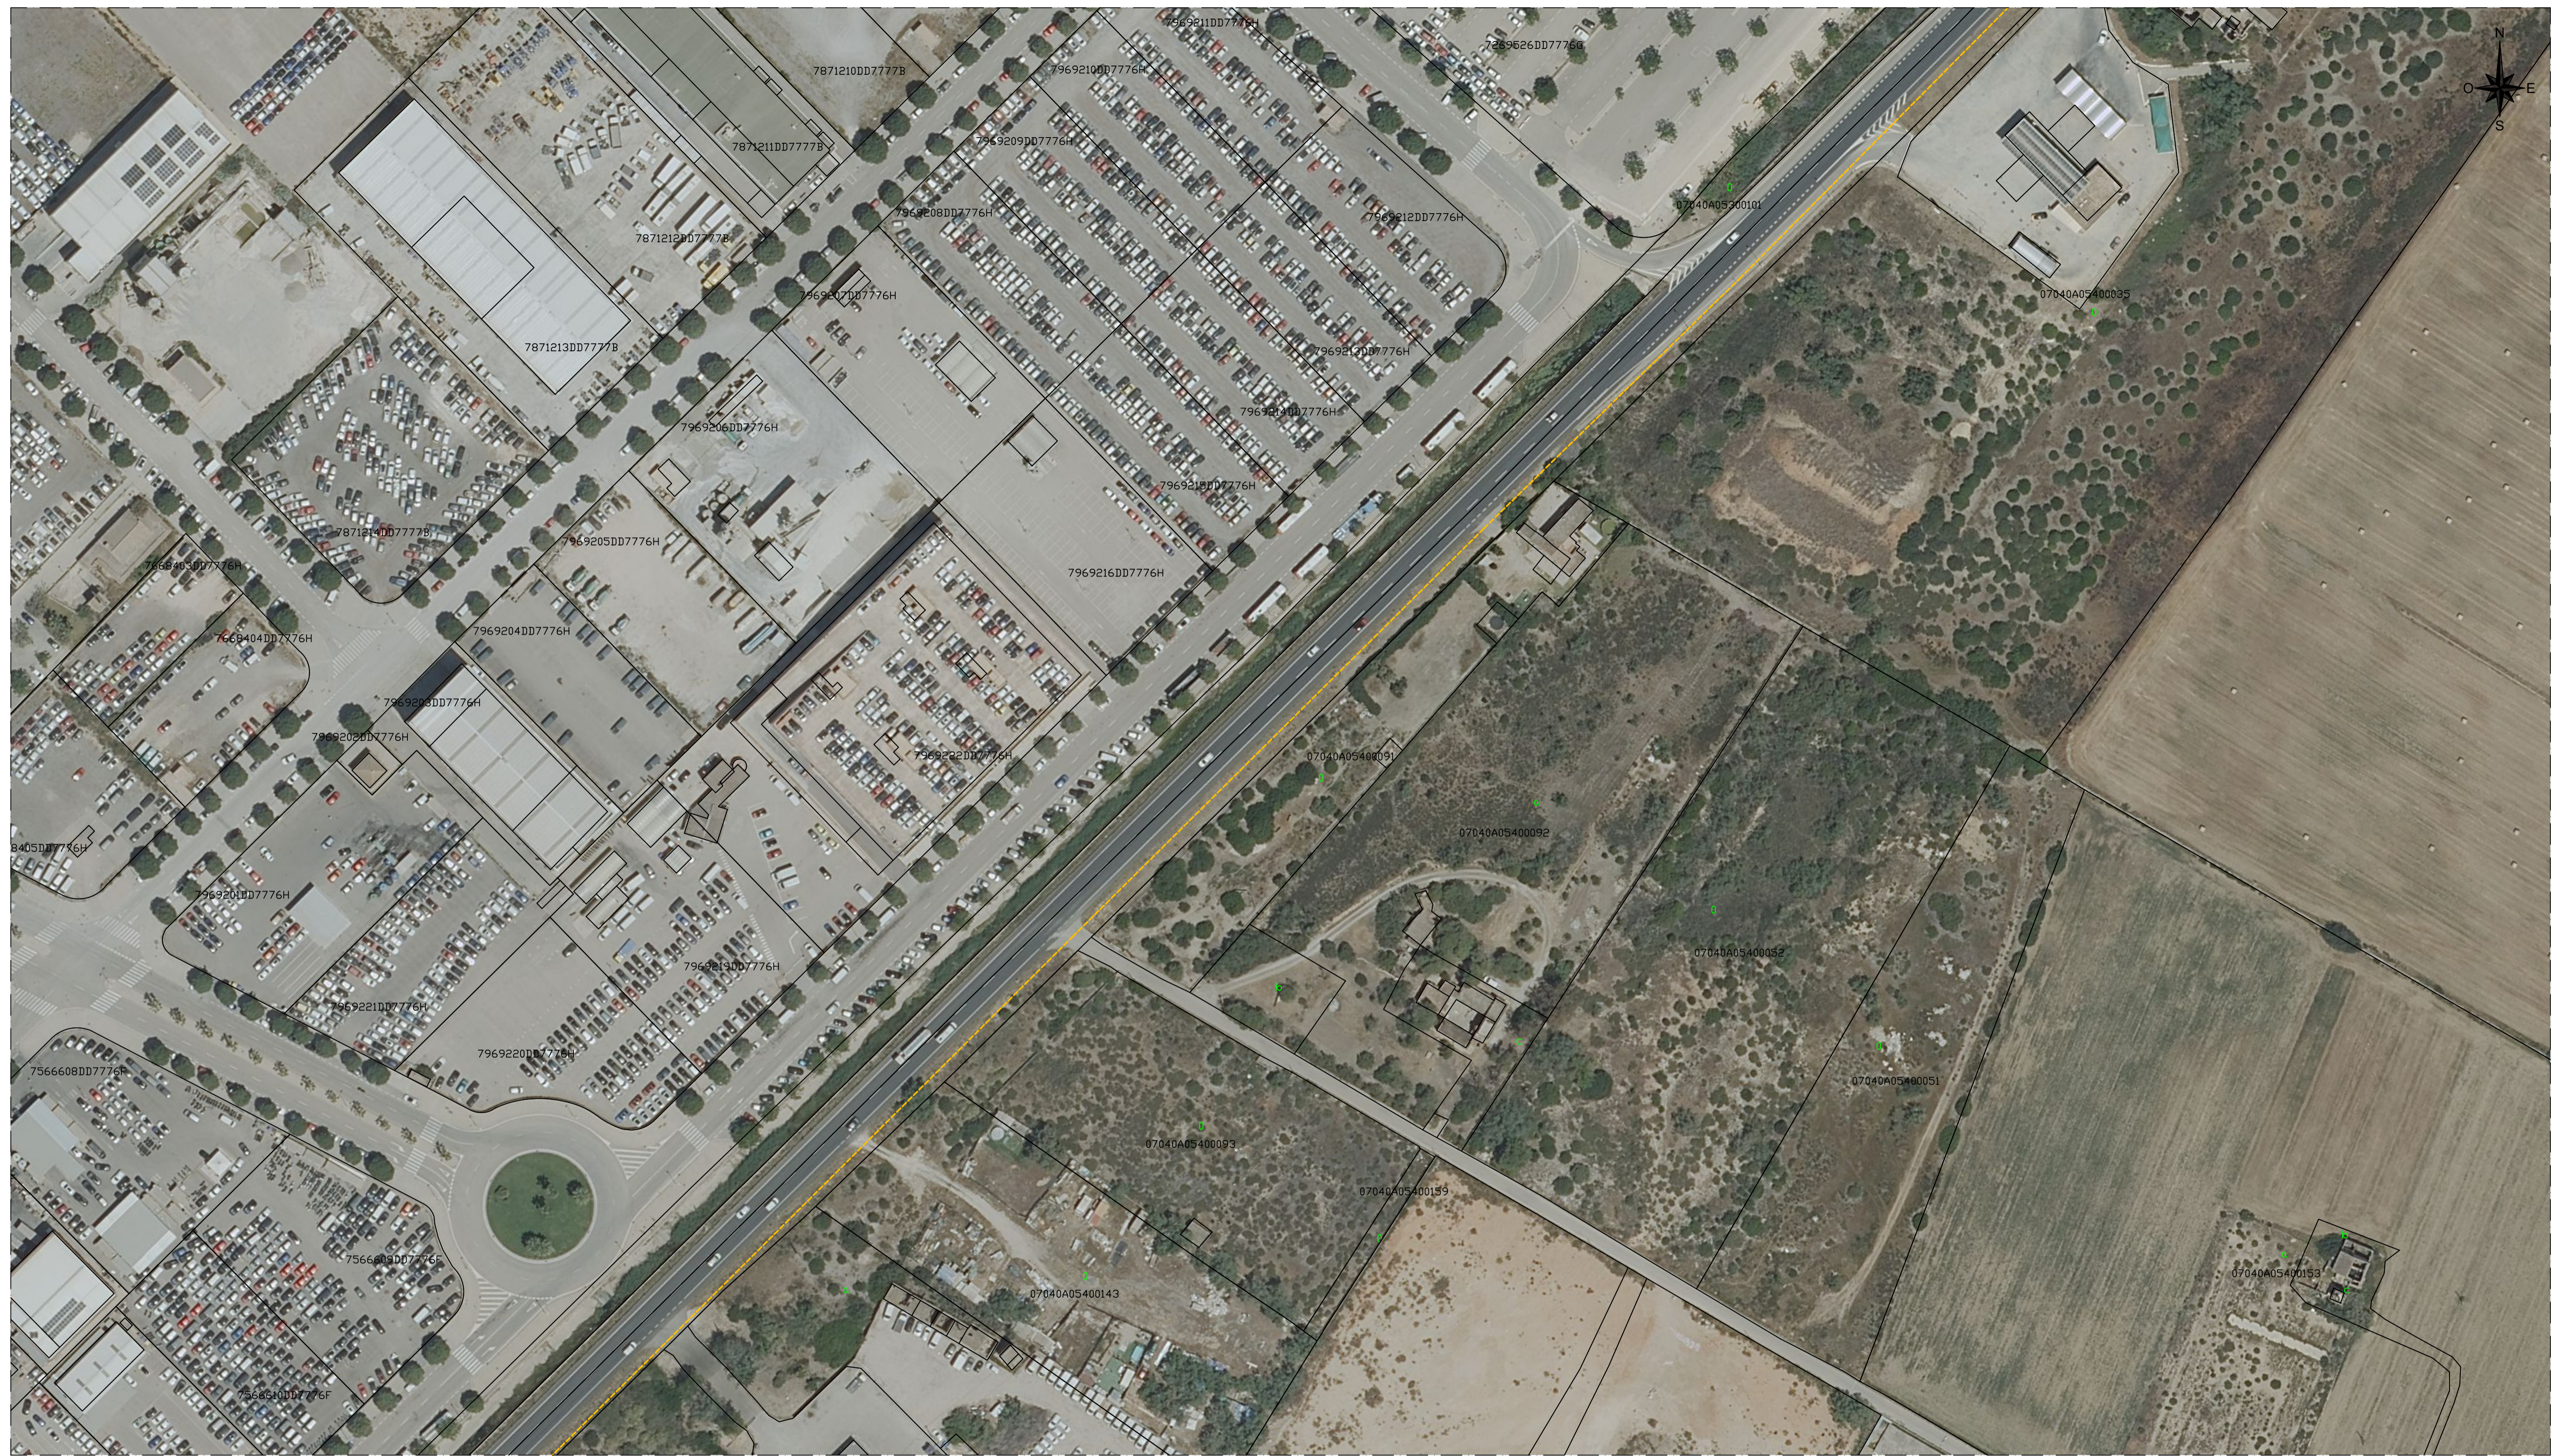
LEYENDA	
	PARQUE DE BATERÍAS BESS SON CANALS
	LSMT 15 kV PROYECTADA

EDICIÓN	Fecha	Firma	MODIFICACION	FECHA	FIRMA
0.1	25.09.2025	R.F.A.	ACTUALIZACIÓN PARCELA		
0.0	06.03.2025	L.A.N.	REVISIÓN INICIAL		
Proyectado	06.03.2025	L.A.N.			
Dibujado	06.03.2025	D.Q.S.			
Aprobado	06.03.2025	L.A.N.			





PARQUE DE BATERÍAS BESS SON CANALS 2 LÍNEA DE CONEXIÓN 15 kV	Nº PLANO: 243101 P CA2 22 005
HOJA: 05 SIGUE: 06 ESCALA: 1:1000	



LEYENDA	
	PARQUE DE BATERÍAS BESS SON CANALS
	LSMT 15 kV PROYECTADA


EDICIÓN	Fecha	Firma	MODIFICACION	FECHA	FIRMA
0.1	25.09.2025	R.F.A.	ACTUALIZACIÓN PARCELA		
0.0	06.03.2025	L.A.N.	REVISIÓN INICIAL		
Proyectado	06.03.2025	L.A.N.			
Dibujado	06.03.2025	D.Q.S.			
Aprobado	06.03.2025	L.A.N.			

Metlen
Energy & Metals



Isastur
Ingeniería

PARQUE DE BATERÍAS BESS SON CANALS 2 LÍNEA DE CONEXIÓN 15 kV	Nº PLANO: 243101 P CA2 22 005
HOJA: 06 SIGUE: 07 ESCALA: 1:1000	





LEYENDA	
	PARQUE DE BATERIAS BESS SON CANALS
	LSMT 15 kV PROYECTADA

EDICION	FECHA	FIRMA	MODIFICACION	FECHA	FIRMA
0.1	25.09.2025	R.F.A.	ACTUALIZACIÓN PARCELA		
0.0	06.03.2025	L.A.N.	REVISIÓN INICIAL		


Proyectado	06.03.2025	L.A.N.		
Dibujado	06.03.2025	D.Q.S.		
Aprobado	06.03.2025	L.A.N.		

PARQUE DE BATERIAS BESS SON CANALS 2 LÍNEA DE CONEXIÓN 15 kV		Nº PLANO: 243101 P CA2 22 005
HOJA: 08 SIGUE: 09 ESCALA: 1:1000		

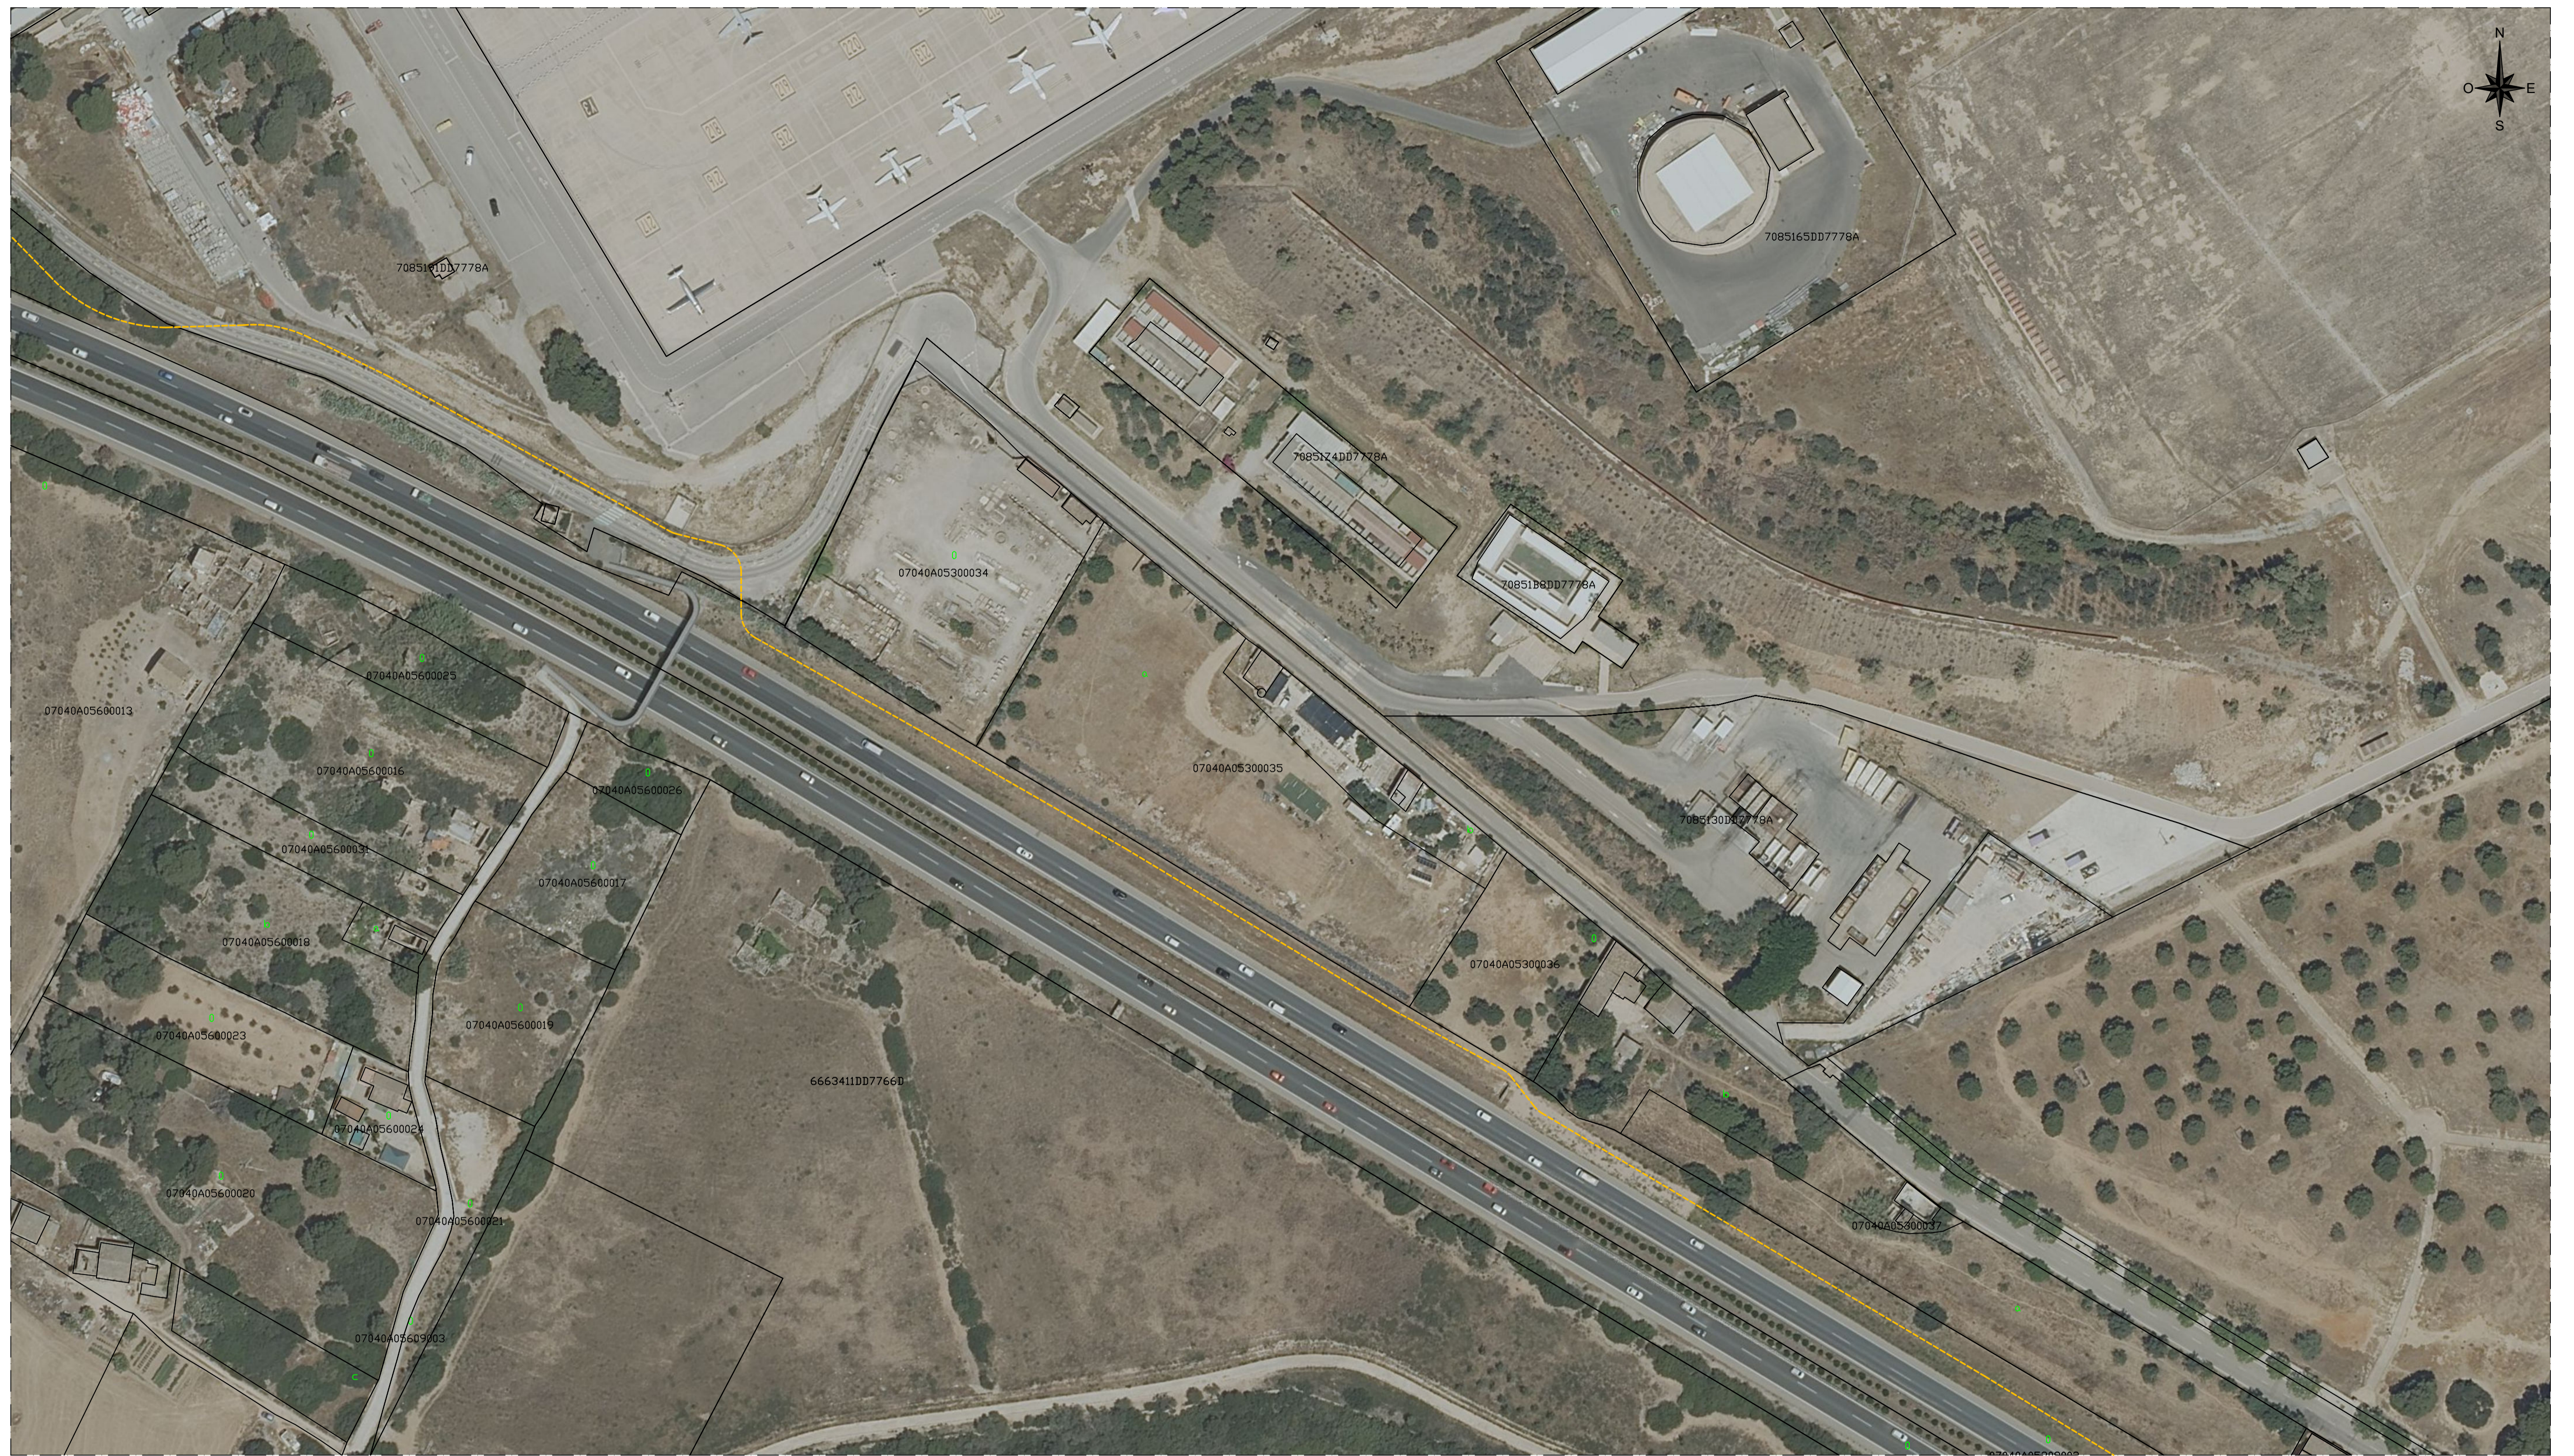


LEYENDA	
	PARQUE DE BATERÍAS BESS SON CANALS
	LSMT 15 kV PROYECTADA

EDICION	FECHA	FIRMA	MODIFICACION	FECHA	FIRMA
0.1	25.09.2025	R.F.A.	ACTUALIZACIÓN PARCELA		
0.0	06.03.2025	L.A.N.	REVISIÓN INICIAL		
Proyectado	06.03.2025	L.A.N.			
Dibujado	06.03.2025	D.Q.S.			
Aprobado	06.03.2025	L.A.N.			





Metlen
Energy & Metals




Isastur
Ingeniería


PARQUE DE BATERÍAS BESS SON CANALS 2 LÍNEA DE CONEXIÓN 15 kV	Nº PLANO: 243101 P CA2 22 005
HOJA: 09 SIGUE: 10 ESCALA: 1:1000	



LEYENDA	
	PARQUE DE BATERÍAS BESS SON CANALS
	LSMT 15 kV PROYECTADA



EDICION	FECHA	FIRMA	MODIFICACION	FECHA	FIRMA
0.1	25.09.2025	R.F.A.	ACTUALIZACIÓN PARCELA		
0.0	06.03.2025	L.A.N.	REVISIÓN INICIAL		
Proyectado	06.03.2025	L.A.N.			
Dibujado	06.03.2025	D.Q.S.			
Aprobado	06.03.2025	L.A.N.			







PARQUE DE BATERÍAS BESS SON CANALS 2 LÍNEA DE CONEXIÓN 15 kV	Nº PLANO: 243101 P CA2 22 005
HOJA: 10 SIGUE: 11 ESCALA: 1:1000	




LEYENDA	
	PARQUE DE BATERÍAS BESS SON CANALS
	LSMT 15 kV PROYECTADA

EDICION	Fecha	Firma	MODIFICACION	FECHA	FIRMA
0.1			ACTUALIZACIÓN PARCELA	25.09.2025	R.F.A.
0.0			REVISIÓN INICIAL	06.03.2025	L.A.N.
Proyectado	06.03.2025	L.A.N.	 		
Dibujado	06.03.2025	D.Q.S.			
Aprobado	06.03.2025	L.A.N.			
PARQUE DE BATERÍAS BESS SON CANALS 2 LÍNEA DE CONEXIÓN 15 kV				Nº PLANO: 243101 P CA2 22 005	
				HOJA: 11	SIGUE: 12
				ESCALA:	1:1000




LEYENDA	
	PARQUE DE BATERÍAS BESS SON CANALS
	LSMT 15 kV PROYECTADA

EDICIÓN	FECHA	FIRMA	MODIFICACIÓN	FECHA	FIRMA
0.1	25.09.2025	R.F.A.	ACTUALIZACIÓN PARCELA		
0.0	06.03.2025	L.A.N.	REVISIÓN INICIAL		
Proyectado	06.03.2025	L.A.N.			
Dibujado	06.03.2025	D.Q.S.			
Aprobado	06.03.2025	L.A.N.			





Metlen
Energy & Metals




Isastur
Ingeniería


PARQUE DE BATERÍAS BESS SON CANALS 2 LÍNEA DE CONEXIÓN 15 kV	Nº PLANO: 243101 P CA2 22 005
HOJA: 12 SIGUE: 13 ESCALA: 1:1000	

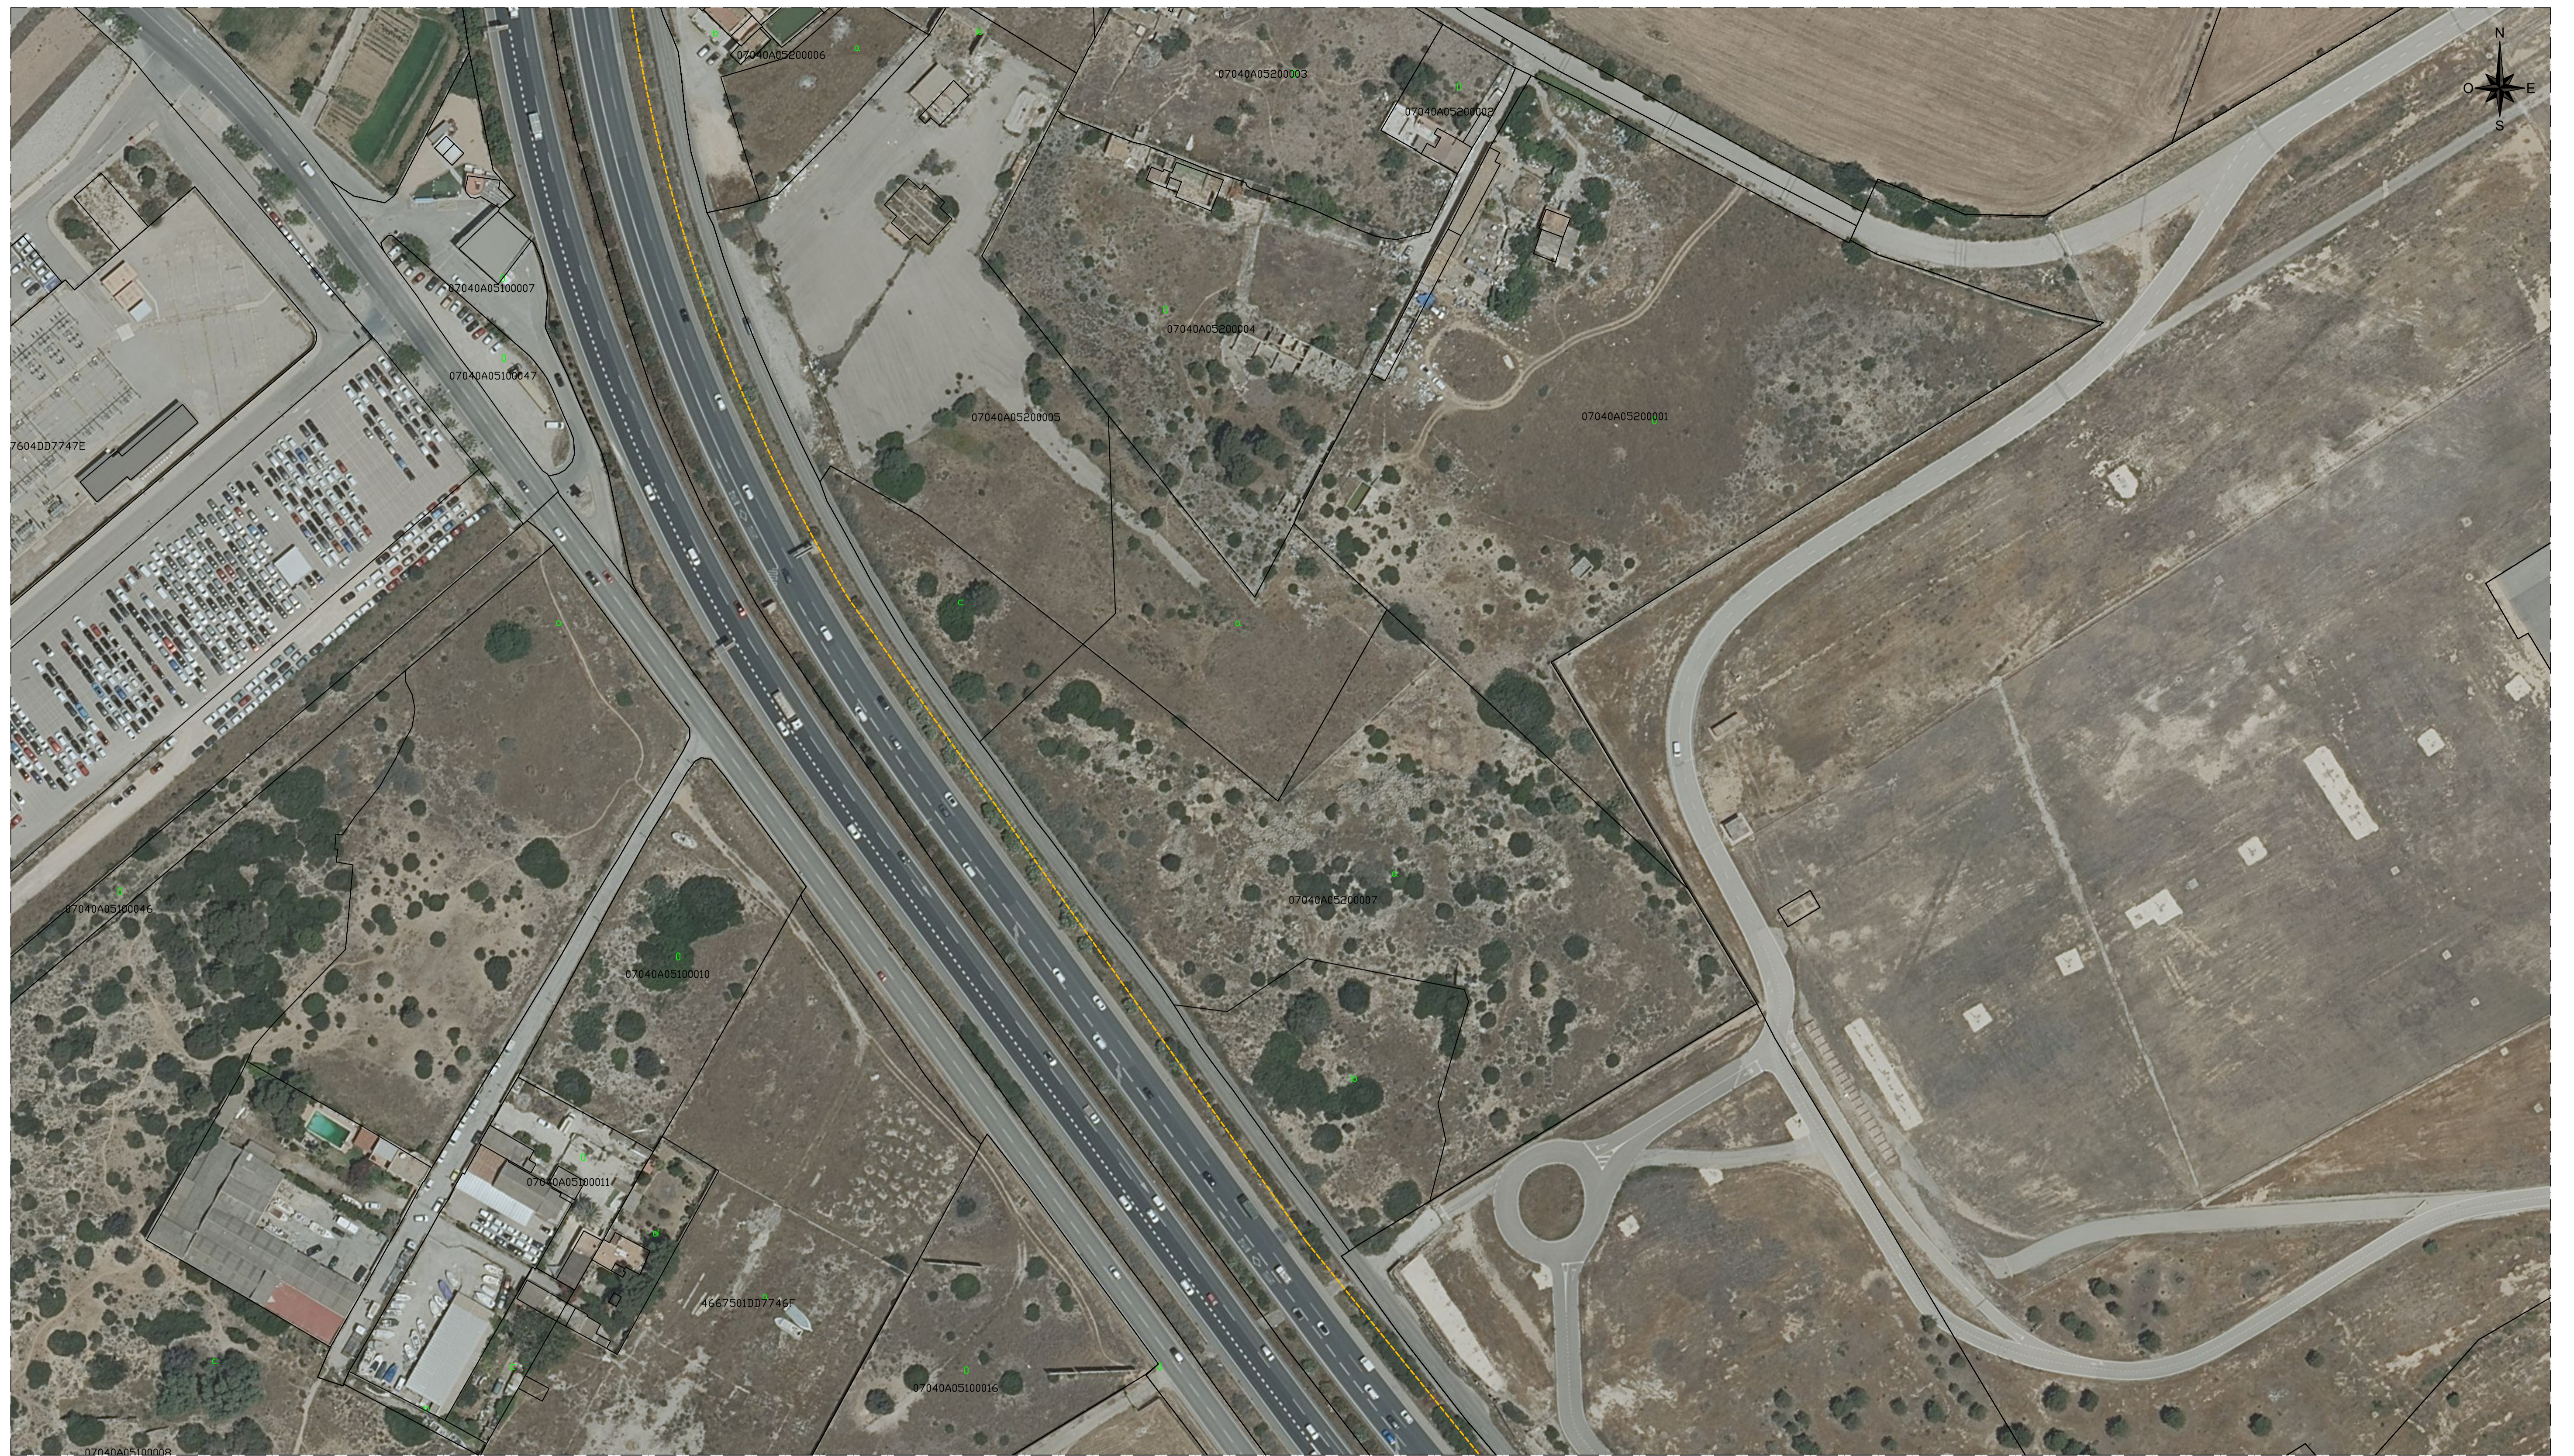

LEYENDA	
	PARQUE DE BATERÍAS BESS SON CANALS
	LSMT 15 kV PROYECTADA

EDICION		MODIFICACION		FECHA	FIRMA
0.1	ACTUALIZACIÓN PARCELA			25.09.2025	R.F.A.
0.0	REVISIÓN INICIAL			06.03.2025	L.A.N.
Proyectado	06.03.2025	L.A.N.			
Dibujado	06.03.2025	D.Q.S.			
Aprobado	06.03.2025	L.A.N.			





PARQUE DE BATERÍAS BESS SON CANALS 2 LÍNEA DE CONEXIÓN 15 kV	Nº PLANO: 243101 P CA2 22 005
HOJA: 13 SIGUE: 14 ESCALA: 1:1000	





LEYENDA	
	PARQUE DE BATERÍAS BESS SON CANALS
	LSMT 15 kv PROYECTADA



EDICION	Fecha	Firma	MODIFICACION	FECHA	FIRMA
0.1	06.03.2025	L.A.N.	ACTUALIZACIÓN PARCELA	25.09.2025	R.F.A.
0.0	06.03.2025	L.A.N.	REVISIÓN INICIAL	06.03.2025	L.A.N.

<p>PARQUE DE BATERÍAS BESS SON CANALS 2 LÍNEA DE CONEXIÓN 15 kv</p>	
<p>Nº PLANO: 243101 P CA2 22 005</p>	
<p>HOJA: 14 SIGUE: 15 ESCALA: 1:1000</p>	




LEYENDA	
	PARQUE DE BATERÍAS BESS SON CANALS
	LSMT 15 kV PROYECTADA

EDICIÓN	FECHA	FIRMA	MODIFICACIÓN	FECHA	FIRMA
0.1	25.09.2025	R.F.A.	ACTUALIZACIÓN PARCELA		
0.0	06.03.2025	L.A.N.	REVISIÓN INICIAL		


Proyectado	06.03.2025	L.A.N.		
Dibujado	06.03.2025	D.Q.S.		
Aprobado	06.03.2025	L.A.N.		

PARQUE DE BATERÍAS BESS SON CANALS 2 LÍNEA DE CONEXIÓN 15 kV		Nº PLANO: 243101 P CA2 22 005
HOJA: 15 SIGUE: 16 ESCALA: 1:1000		

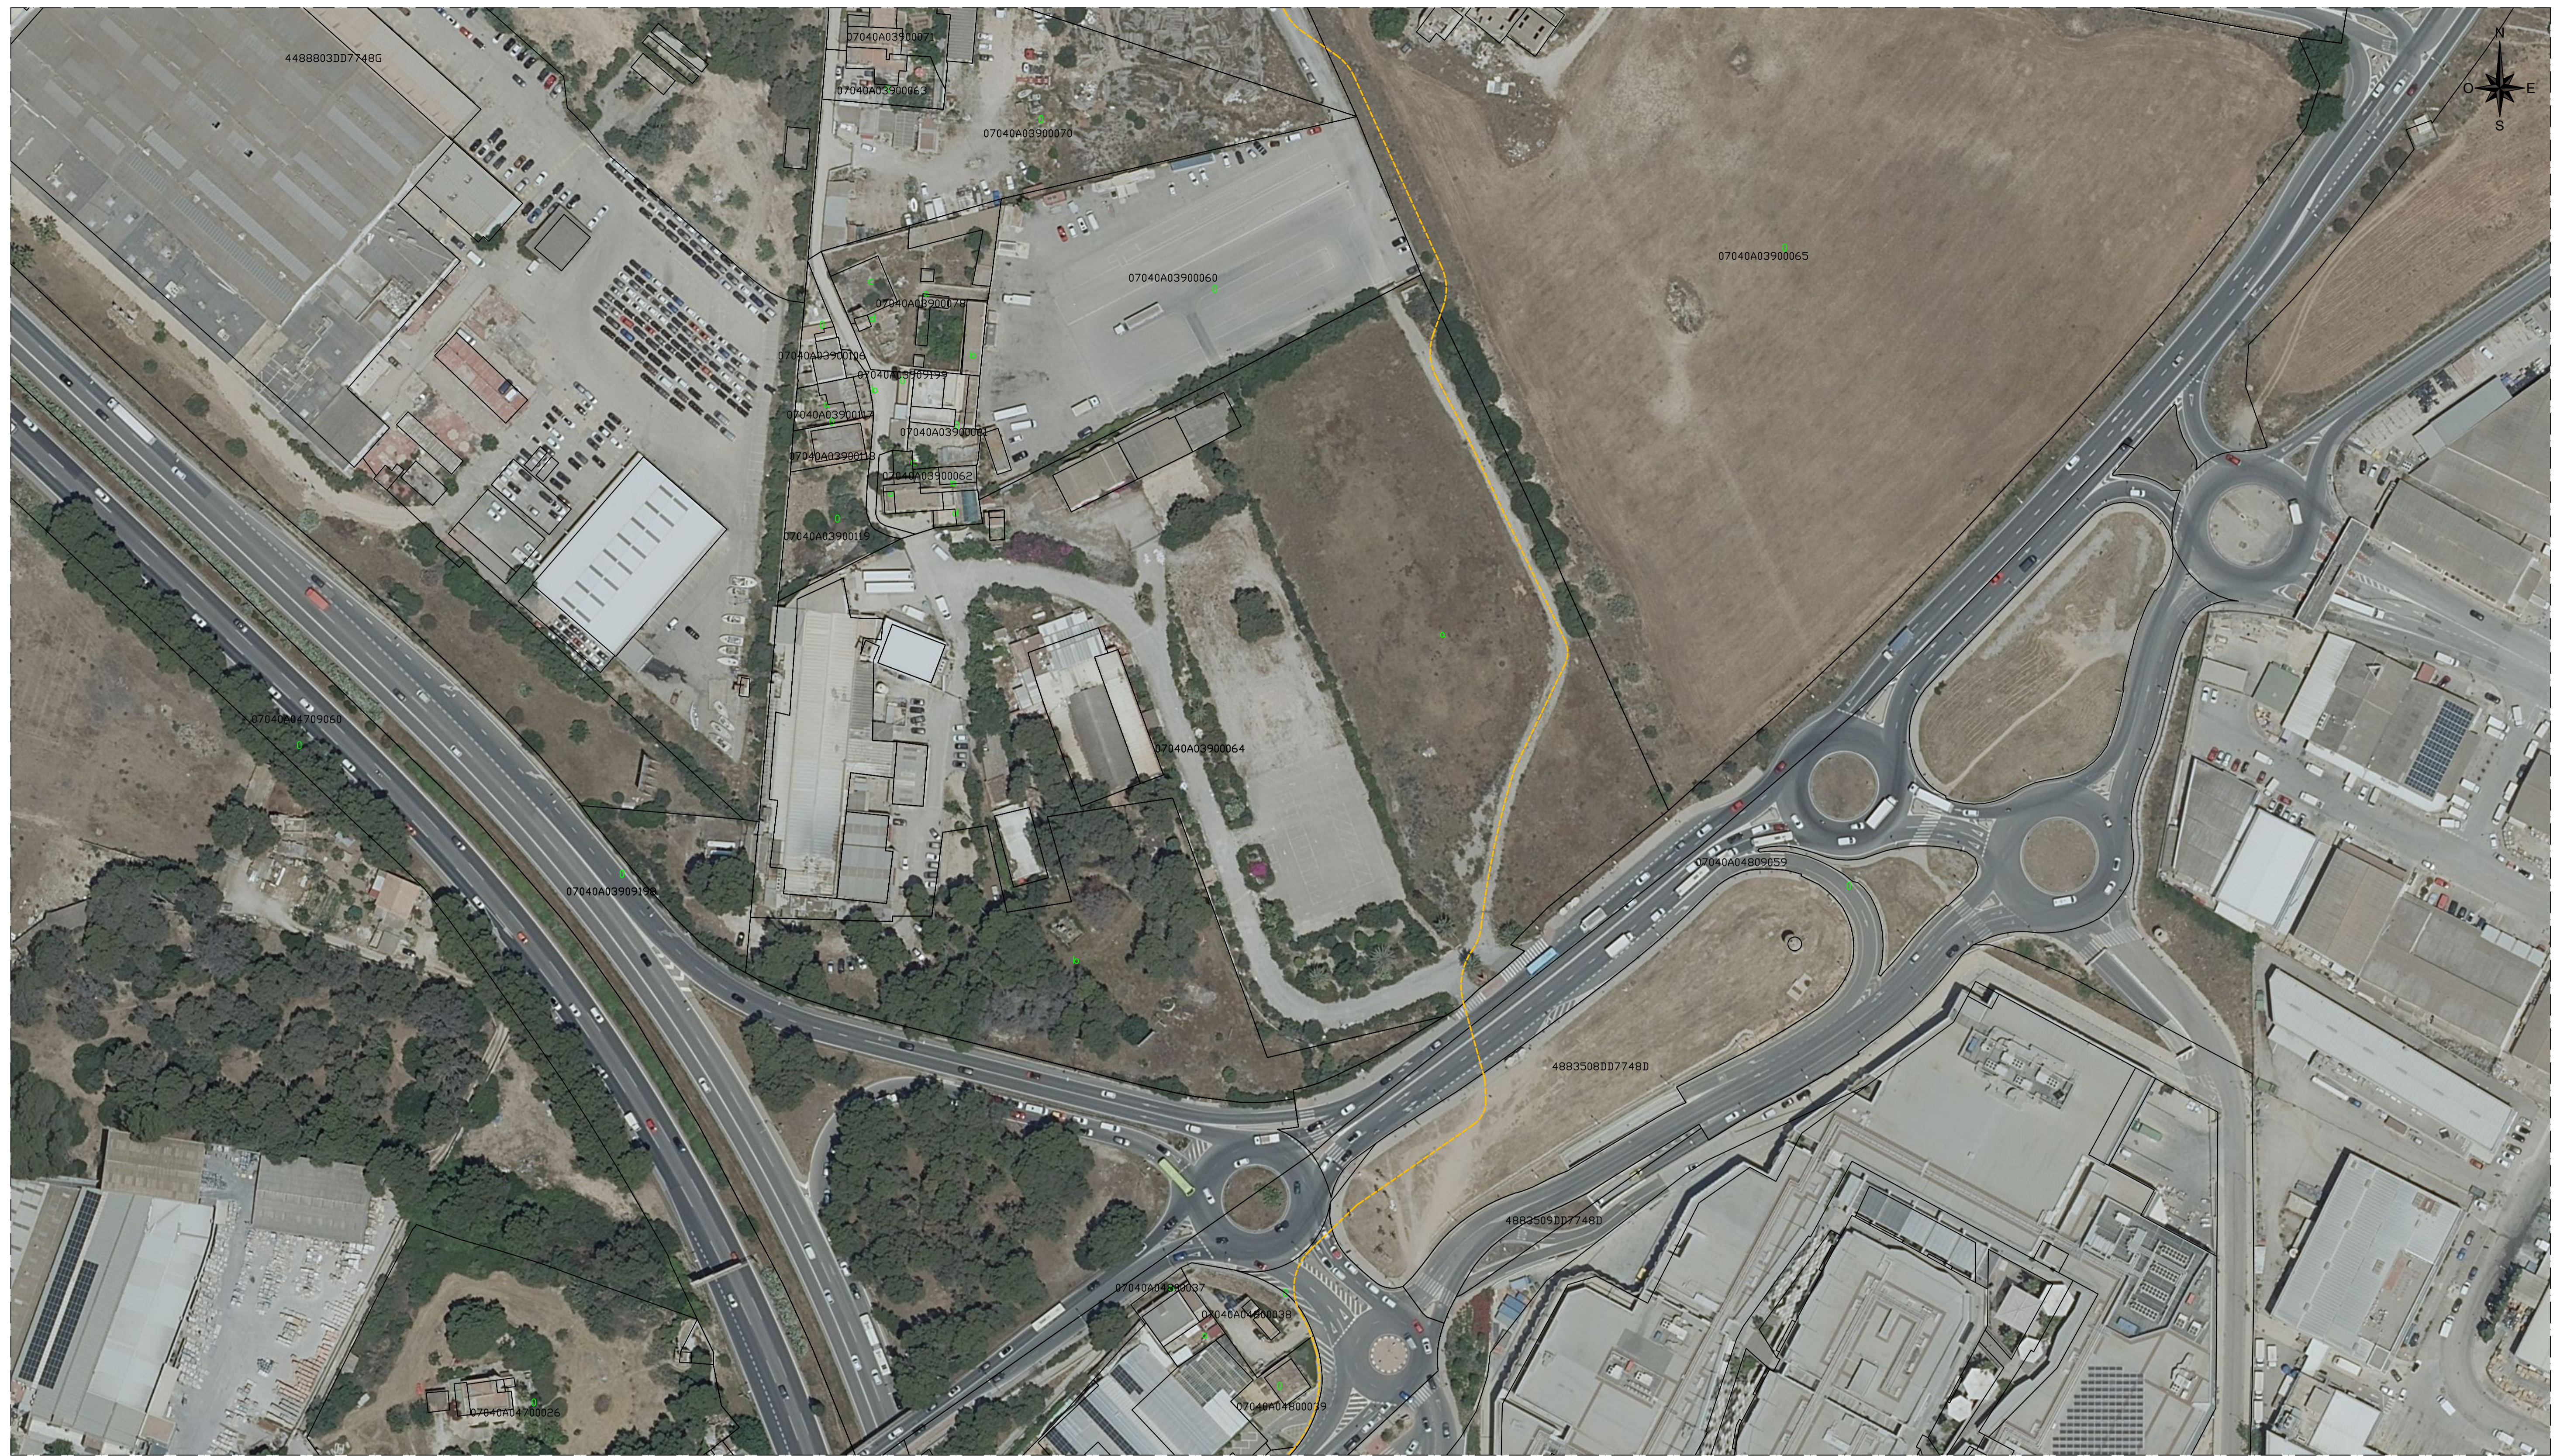

LEYENDA	
	PARQUE DE BATERÍAS BESS SON CANALS
	LSMT 15 kV PROYECTADA

EDICION	FECHA	FIRMA	MODIFICACION	FECHA	FIRMA
0.1	25.09.2025	R.F.A.	ACTUALIZACIÓN PARCELA		
0.0	06.03.2025	L.A.N.	REVISIÓN INICIAL		

Proyectado	06.03.2025	L.A.N.		
Dibujado	06.03.2025	D.Q.S.		
Aprobado	06.03.2025	L.A.N.		

PARQUE DE BATERÍAS BESS SON CANALS 2		Nº PLANO: 243101 P CA2 22 005
LÍNEA DE CONEXIÓN 15 kV		
HOJA:	16	SIGUE: 17
ESCALA:	1:1000	



LEYENDA	
	PARQUE DE BATERÍAS BESS SON CANALS
	LSMT 15 kV PROYECTADA


EDICION	FECHA	FIRMA	MODIFICACION	FECHA	FIRMA
0.1	25.09.2025	R.F.A.	ACTUALIZACIÓN PARCELA		
0.0	06.03.2025	L.A.N.	REVISIÓN INICIAL		
Proyectado	06.03.2025	L.A.N.			
Dibujado	06.03.2025	D.Q.S.			
Aprobado	06.03.2025	L.A.N.			

Metlen
Energy & Metals


Isastur
Ingeniería


PARQUE DE BATERÍAS BESS SON CANALS 2 LÍNEA DE CONEXIÓN 15 kV	Nº PLANO: 243101 P CA2 22 005
HOJA: 17 SIGUE: 18 ESCALA: 1:1000	



LEYENDA	
	PARQUE DE BATERIAS BESS SON CANALS
	LSMT 15 kV PROYECTADA

EDICION	Fecha	Firma	MODIFICACION	FECHA	FIRMA
0.1			ACTUALIZACIÓN PARCELA	25.09.2025	R.F.A.
0.0			REVISION INICIAL	06.03.2025	L.A.N.
Proyectado	06.03.2025	L.A.N.			
Dibujado	06.03.2025	D.Q.S.			
Aprobado	06.03.2025	L.A.N.			





PARQUE DE BATERIAS BESS SON CANALS 2 LÍNEA DE CONEXIÓN 15 kV	Nº PLANO: 243101 P CA2 22 005
HOJA: 18 SIGUE: 19 ESCALA: 1:1000	



LEYENDA	
	PARQUE DE BATERÍAS BESS SON CANALS
	LSMT 15 kV PROYECTADA

EDICION	Fecha	Firma	MODIFICACION	FECHA	FIRMA
0.1	06.03.2025	L.A.N.	ACTUALIZACIÓN PARCELA	25.09.2025	R.F.A.
0.0	06.03.2025	D.Q.S.	REVISIÓN INICIAL	06.03.2025	L.A.N.
	06.03.2025	L.A.N.			



PARQUE DE BATERÍAS BESS SON CANALS 2 LÍNEA DE CONEXIÓN 15 kV		Nº PLANO: 243101 P CA2 22 005
HOJA: 19 SIGUE: 20		ESCALA: 1:1000



LEYENDA	
	PARQUE DE BATERÍAS BESS SON CANALS
	LSMT 15 kV PROYECTADA

EDICION	FECHA	FIRMA	MODIFICACION	FECHA	FIRMA
0.1	25.09.2025	R.F.A.	ACTUALIZACIÓN PARCELA		
0.0	06.03.2025	L.A.N.	REVISIÓN INICIAL		

Proyectado	06.03.2025	L.A.N.		
Dibujado	06.03.2025	D.Q.S.		
Aprobado	06.03.2025	L.A.N.		

PARQUE DE BATERÍAS BESS SON CANALS 2		Nº PLANO: 243101 P CA2 22 005
LÍNEA DE CONEXIÓN 15 kV		
HOJA:	20	SIGUE: 21
ESCALA:	1:1000	